



Legenda

-  trasa výkopu pro pokládku sdělovacího vedení
-  napojení na stávající infrastrukturu operátora

 Xnem FTTX networks design		název stavby					
		SEK FTTH Ponov SL					
NO. REVIZE		DATUM	název výkresu				
			přehledová situace stavby				
			zhotovitel PD				
			Xnem Projects				
			investor				
			Město Skelná Lhota				
kreslil	kontroloval	měřítko	stupeň PD	katastrální území	DATUM	formát A3	číslo výkresu
Jan Nemeškal	Ing. Jan Sander Ph.D.	1:1000	DUR	Skelná Lhota	26/12/2022	LIST-1/7	01

ul. Česká

ul. Zemědělská

ul. Zemědělská

ul. Zemědělská

ul. Univerzitní

ul. Univerzitní

ul. Česká

ul. Technická

k.ú. Skelná Lhota

ul. Univerzitní

č.p. 101
•1000/101

č.p. 102
•1000/102

č.p. 105
•1000/105

č.p. 106
•1000/106

č.p. 107
•1000/107

č.p. 103
•1000/103

č.p. 104
•1000/104

č.p. 108
•1000/108

č.p. 109
•1000/109

č.p. 110
•1000/110

č.p. 111
•1000/111

č.p. 112
•1000/112

•1000/100

•1000/98

•1000/99

•1000/100

•1000/96



 
•1000/97

•1000/113


•1000/95

•1000/97


Legenda

-  poloha sdělovacího vedení
-  ochranné pásmo vedení (šířka 0,5 m na obě strany)
-  pozemky dotčené stavbou

Xnem FTTX networks design		název stavby SEK FTTH Ponov SL			
NO. REVIZE		DATUM	název výkresu katastrální situační výkres stavby		
			zhotovitel PD Xnem Projects		
			investor Město Skelná Lhota		
kreslil Jan Nemeškal	kontroloval Ing. Jan Sander Ph.D.	měřítko 1:1000	stupeň PD DUR	katastrální území Skelná Lhota	DATUM 26/12/2022
				formát A3 LIST-2/7	číslo výkresu 02

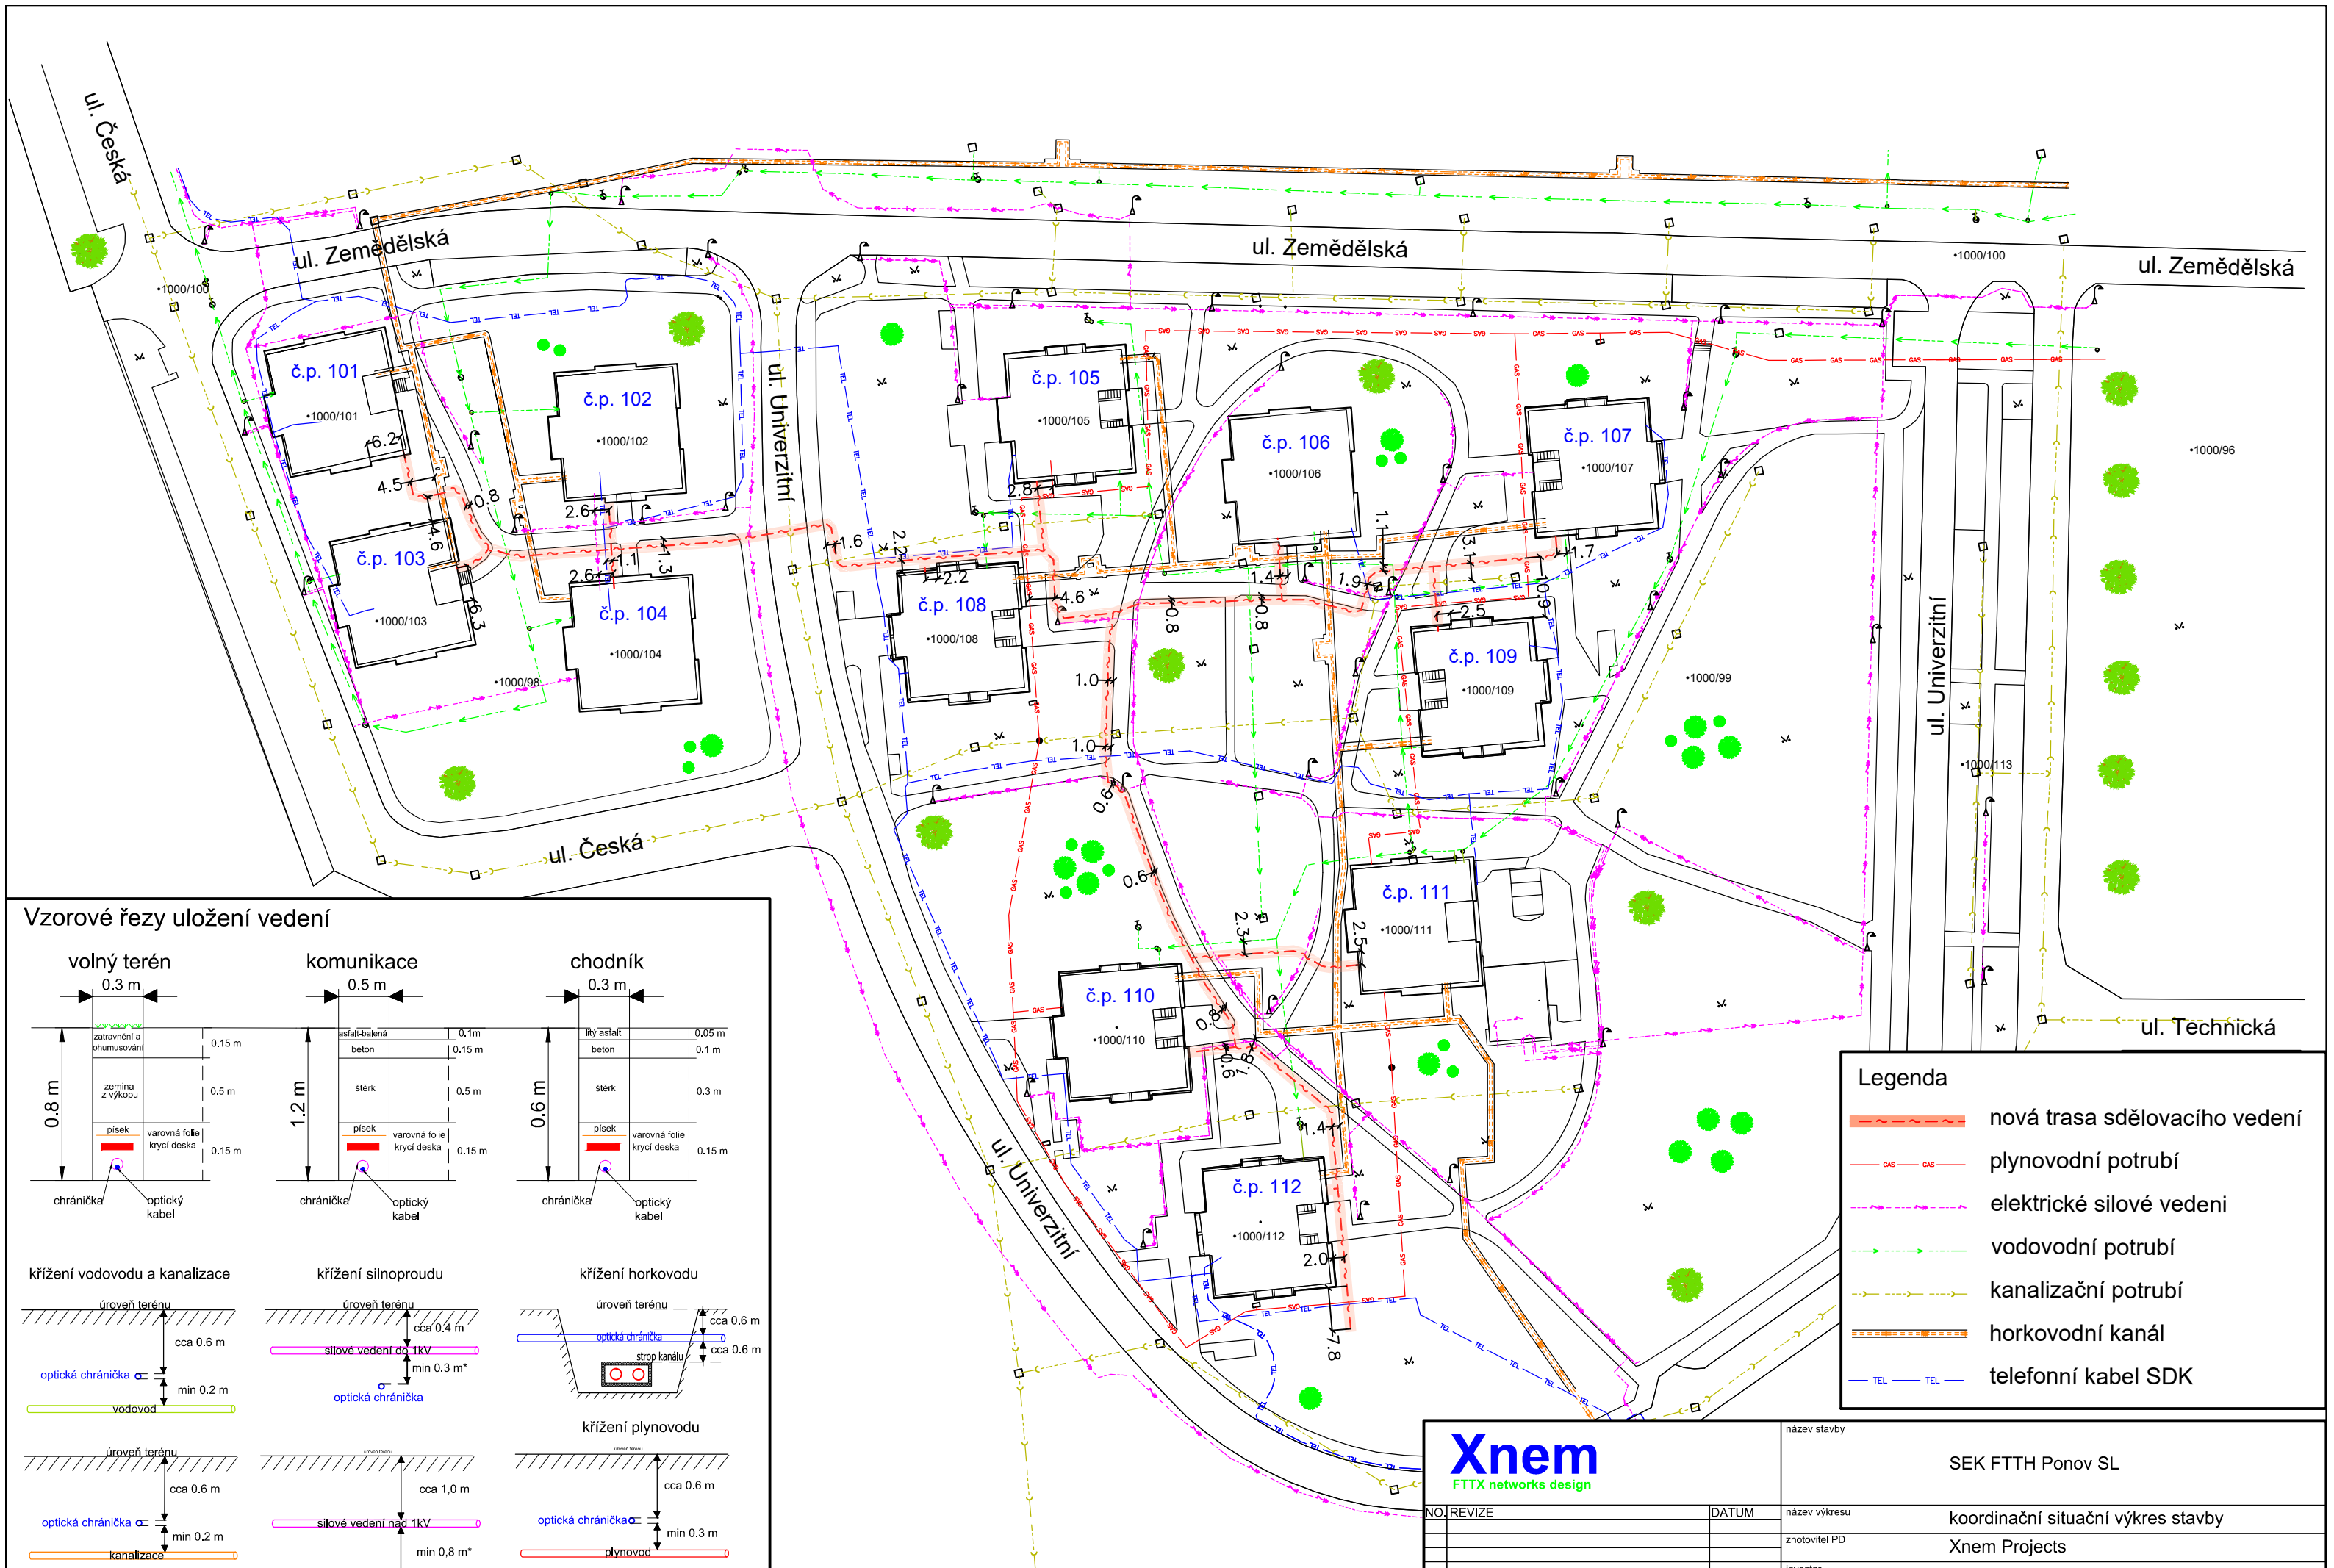

Vzorové řezy uložení vedení

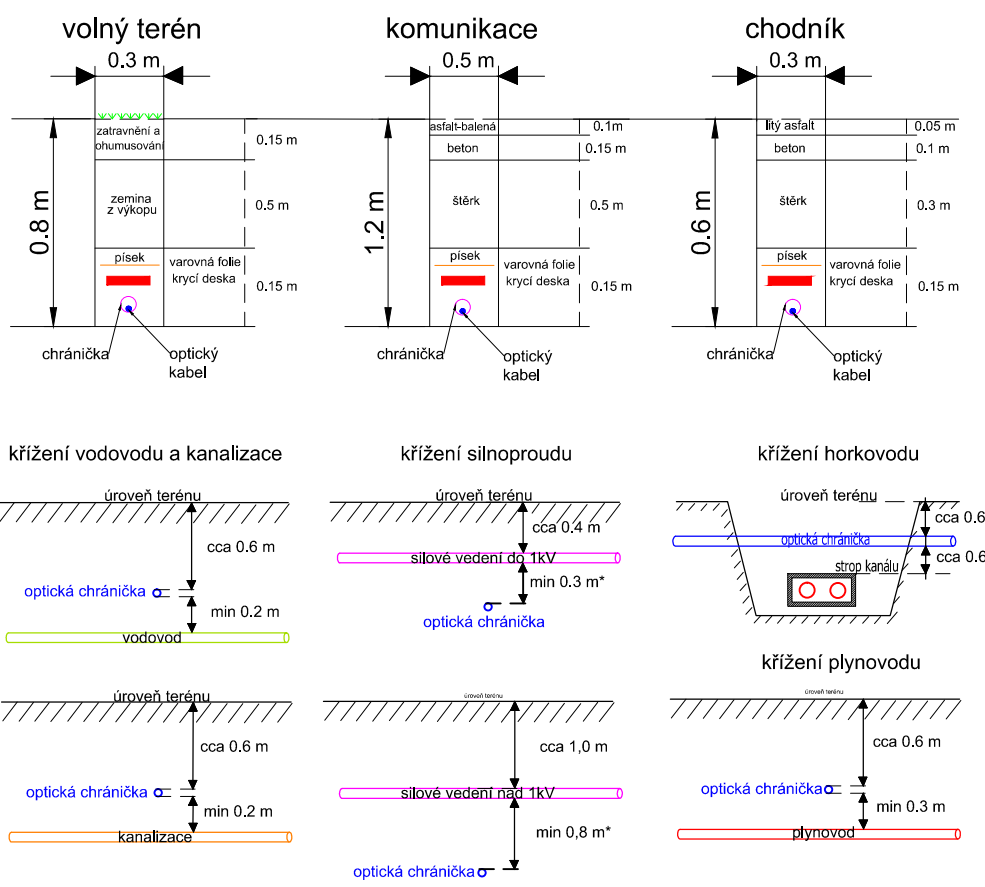

Legenda

- nová trasa sdělovacího vedení
- plynovodní potrubí
- elektrické silové vedení
- vodovodní potrubí
- kanalizační potrubí
- horkovodní kanál
- telefonní kabel SDK


Xnem FTTX networks design		název stavby	SEK FTTH Ponov SL		
NO./REVIZE	DATUM	název výkresu	koordinační situační výkres stavby		
		zhotovitel PD	Xnem Projects		
		investor	Město Skelná Lhota		
kreslil	kontroloval	měřitko	stupeň PD	katastrální území	DATUM
Jan Nemeškal	Ing. Jan Sander Ph.D.	1:1000	DUR	Skelná Lhota	26/12/2022
				formát A3	číslo výkresu
				LIST-3/7	03

* v případě chráněného vedení



Legenda	
	4MT12/8 č. trubiček
	1x MT 12/8 trubička č.
	spojka MT
	ukončení trubičky
	optický linkový terminál

 FTTX networks design		název stavby			
		SEK FTTH Ponov SL			
NO. REVIZE		DATUM		název výkresu	
				trasový výkres mikrotrubičkových svazků	
				zhotovitel PD	
				Xnem Projects	
				investor	
				Město Skelná Lhota	
kreslil	kontroloval	měřitko	stupeň PD	katastrální území	DATUM
Jan Nemeškal	Ing. Jan Sander Ph.D.	1:1000	DPS	Skelná Lhota	26/12/2022
			formát A3	číslo výkresu	
			LIST-4/7		04

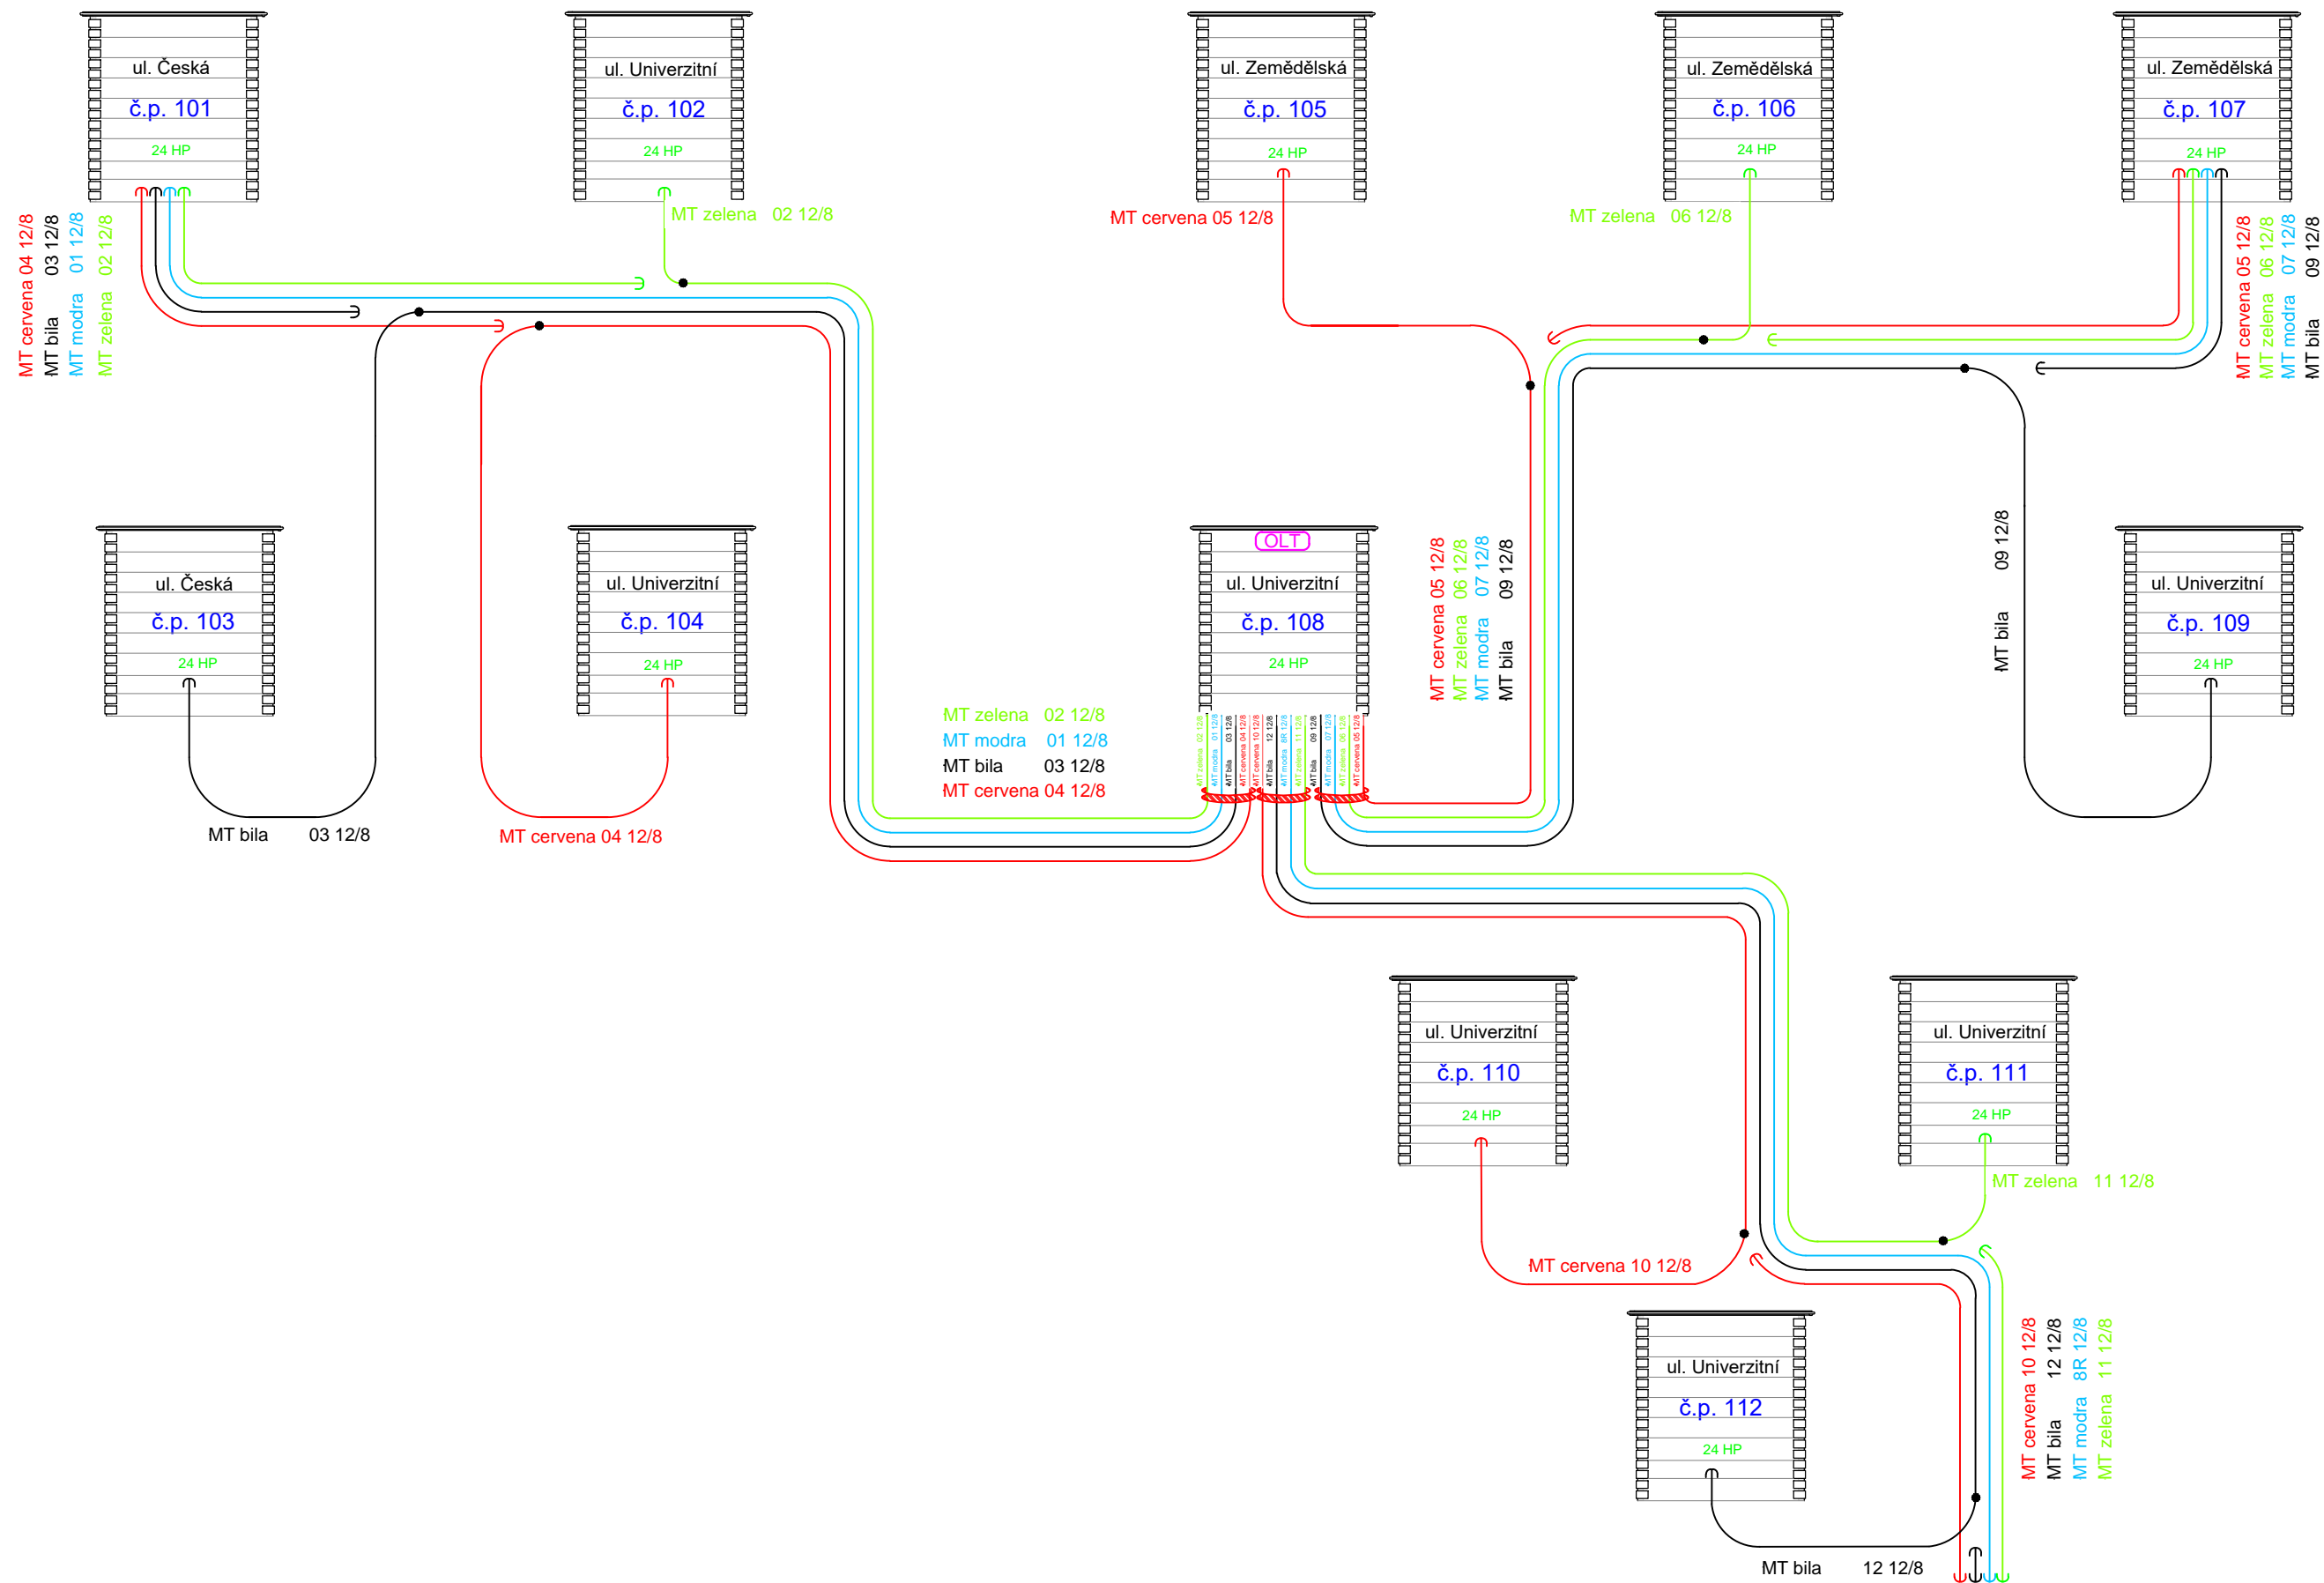

		název stavby					
		SEK FTTH Ponov SL					
NO. REVIZE		DATUM		název výkresu			
				schematický výkres mikrotrubiček			
				zhotovitel PD			
				Xnem Projects			
				investor			
				Město Skelná Lhota			
kreslil	kontroloval	měřtko	stupeň PD	katastrální území	DATUM	formát A3	číslo výkresu
Jan Nemeškal	Ing. Jan Sander Ph.D.		DPS	Skelná Lhota	26/12/2022	LIST-5/7	05

č.p. 108 ul. Univerzitní

4U karta OLT

1U ODF 1 nový (24p)

propoj 1x MT LHSF 10/8
3x OMK

1U ODF 2 nový (24p)

1U splitter panel

1U odkládací pult

2U ODF 3 nový (144p)

2U ODF 4 nový (144p)

střešní kontejner
rack 19" 24 U
connect

port 01 port 02 port 03

1 2 3

1 2 3 4 5 6 7 8 9 10 11 12 13 14 15 16 17 18 19 20 21 22 23 24

technická místnost 1.NP
rack 19" 24 U

1 2 3 4 5 6 7 8 9 10 11 12 13 14 15 16 17 18 19 20 21 22 23 24

S1	1:128	S2	1:128	S3	1:32
S4	X	S5	X	S6	X

1	2	3	4	5	6	7	8	9	10	11	12	13	14	15	16	17	18	19	20	21	22	23	24
25	26	27	28	29	30	31	32	33	34	35	36	37	38	39	40	41	42	43	44	45	46	47	48
49	50	51	52	53	54	55	56	57	58	59	60	61	62	63	64	65	66	67	68	69	70	71	72
73	74	75	76	77	78	79	80	81	82	83	84	85	86	87	88	89	90	91	92	93	94	95	96
97	98	99	100	101	102	103	104	105	106	107	108	109	110	111	112	113	114	115	116	117	118	119	120
121	122	123	124	125	126	127	128	129	130	131	132	133	134	135	136	137	138	139	140	141	142	143	144


1	2	3	4	5	6	7	8	9	10	11	12	13	14	15	16	17	18	19	20	21	22	23	24
25	26	27	28	29	30	31	32	33	34	35	36	37	38	39	40	41	42	43	44	45	46	47	48
49	50	51	52	53	54	55	56	57	58	59	60	61	62	63	64	65	66	67	68	69	70	71	72
73	74	75	76	77	78	79	80	81	82	83	84	85	86	87	88	89	90	91	92	93	94	95	96
97	98	99	100	101	102	103	104	105	106	107	108	109	110	111	112	113	114	115	116	117	118	119	120
121	122	123	124	125	126	127	128	129	130	131	132	133	134	135	136	137	138	139	140	141	142	143	144

- OMK 24 vl — Zemědělská 105
- OMK 24 vl — Česká 101
- OMK 24 vl — Univerzitní 102
- OMK 24 vl — Česká 103
- OMK 24 vl — Univerzitní 104
- OMK 24 vl — Univerzitní 108

- OMK 24 vl — Univerzitní 112
- OMK 24 vl — Univerzitní 111
- OMK 24 vl — Univerzitní 110
- OMK 24 vl — Univerzitní 109
- OMK 24 vl — Zemědělská 107
- OMK 24 vl — Zemědělská 106


 FTTX networks design		název stavby			
		SEK FTTH Ponov SL			
NO/REVIZE		DATUM		název výkresu	
				schéma vedení optických vláken	
				zhotovitel PD	
				Xnem Projects	
				investor	
				Město Skelná Lhota	
kreslil	kontroloval	měřitko	stupeň PD	katastrální území	DATUM
Jan Nemeškal	Ing. Jan Sander Ph.D.		DPS	Skelná Lhota	26/12/2022
			formát A4	číslo výkresu	
			LIST-6/7	06	

ul. Univerzitní
č.p. 108

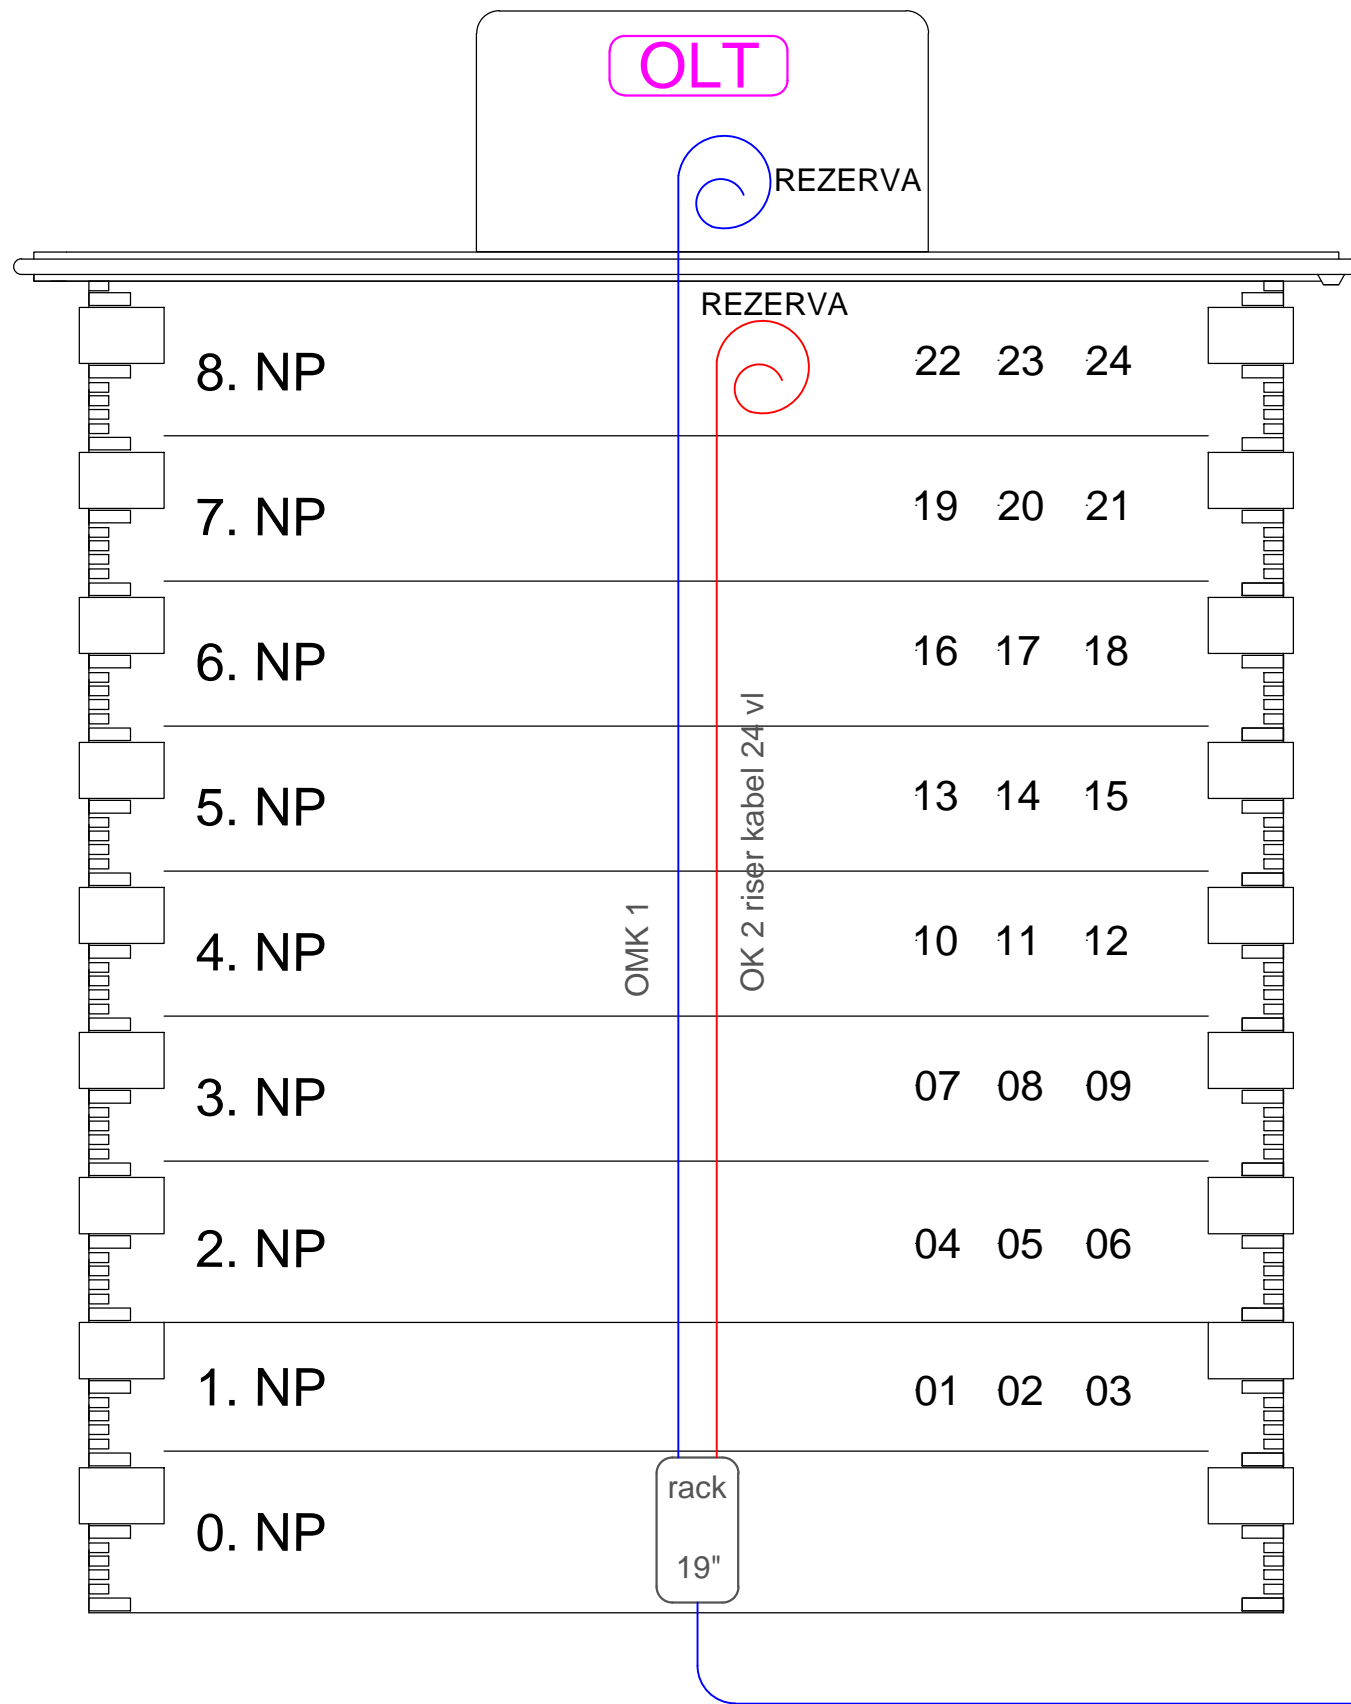

11 x OK 24vI
3 - 13

č.p. XX

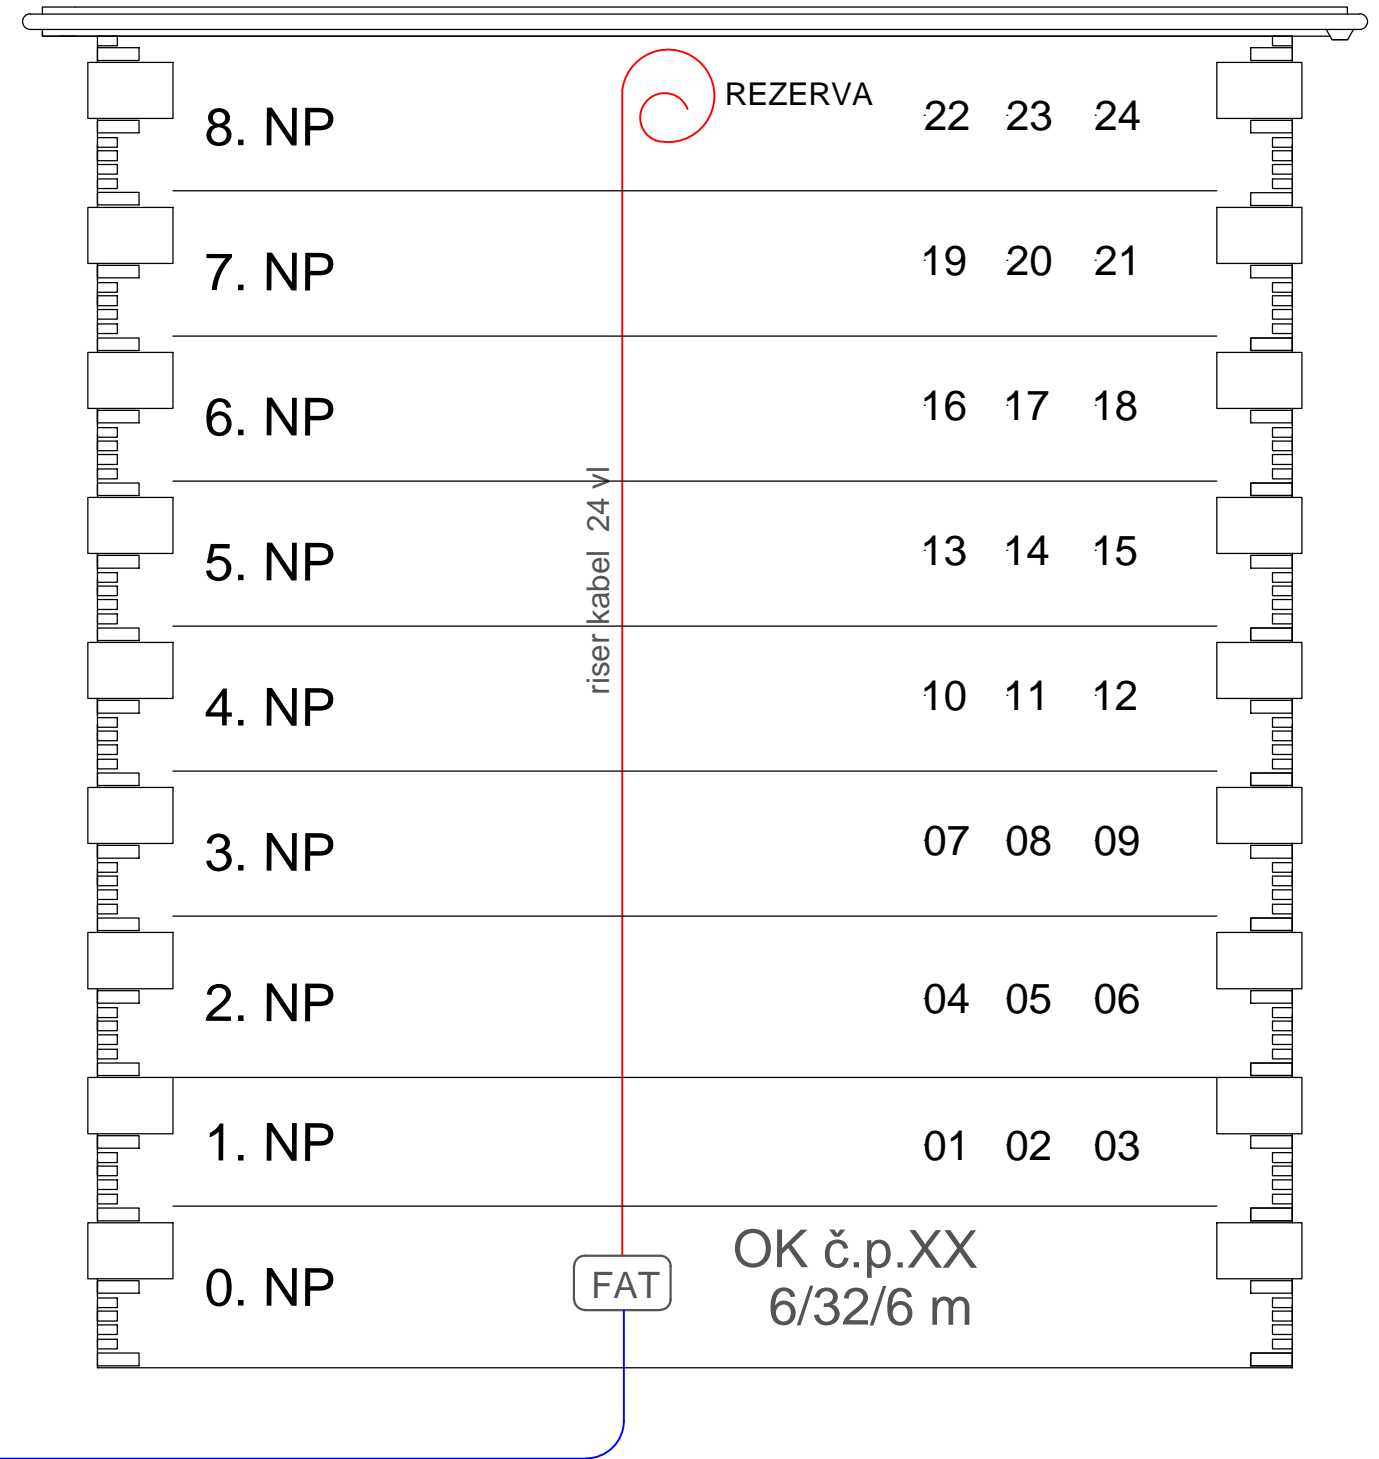

		název stavby			
		SEK FTTH Ponov SL			
NO. REVIZE		DATUM	název výkresu		
			schéma vnitřních rozvodů		
			zhotovitel PD		
			Xnem Projects		
			investor		
			Město Skelná Lhota		
kreslil	kontroloval	měřitko	stupeň PD	katastrální území	DATUM
Jan Nemeškal	Ing. Jan Sander Ph.D.		DPS	Skelná Lhota	26/12/2022
					formát A4
					číslo výkresu
					LIST-7/7
					07