


- 22. Chladič oleje
 - 21. Rozvaděč
 - 20. Briketovací lis
 - 19. Zásobník briketovacího lisu
 - 18. Šnekový dopravník
 - 17. Šnekový dopravník
 - 16. Výfukový komín
 - 15. Odlučovač prachu
 - 14. Výstupní potrubí
 - 13. Odšávací potrubí
 - 12. Zásobník kotle
 - 11. Plnicí šnekový dopravník
 - 10. Bubnová sušárna
 - 9. Kotel
 - 8. Zásobník sušárny
 - 7. Vibrační třídič
 - 6. Dopravní potrubí
 - 5. Ventilátor
 - 4. Drtič
 - 3. Pásový dopravník
 - 2. Vibrační dopravník
 - 1. Šnekový mechanismus
 - P2. Místo pro balení
 - P1. Výkladní místo
- Legenda:

| | | | | |
|-------------------------------|--------------------------|--------------------------|------------------------|-----------|
| Zpracoval: Bc. Tomáš Kubek | Akteř: Pila Slavonice | Školní rok: 2014-2015 | Fakulta LDF Mendelu | |
| Předmět: Diplomová práce | | | Datum | 30.3.2015 |
| Objekt: Briketovací linka | | | Měřítko | 1:100 |
| Výkres: Půdorys | | | Č. výkresu | 01 |
| | | | Počet listů | 4x4 |
| | | | Podpis | |

Řez A-A

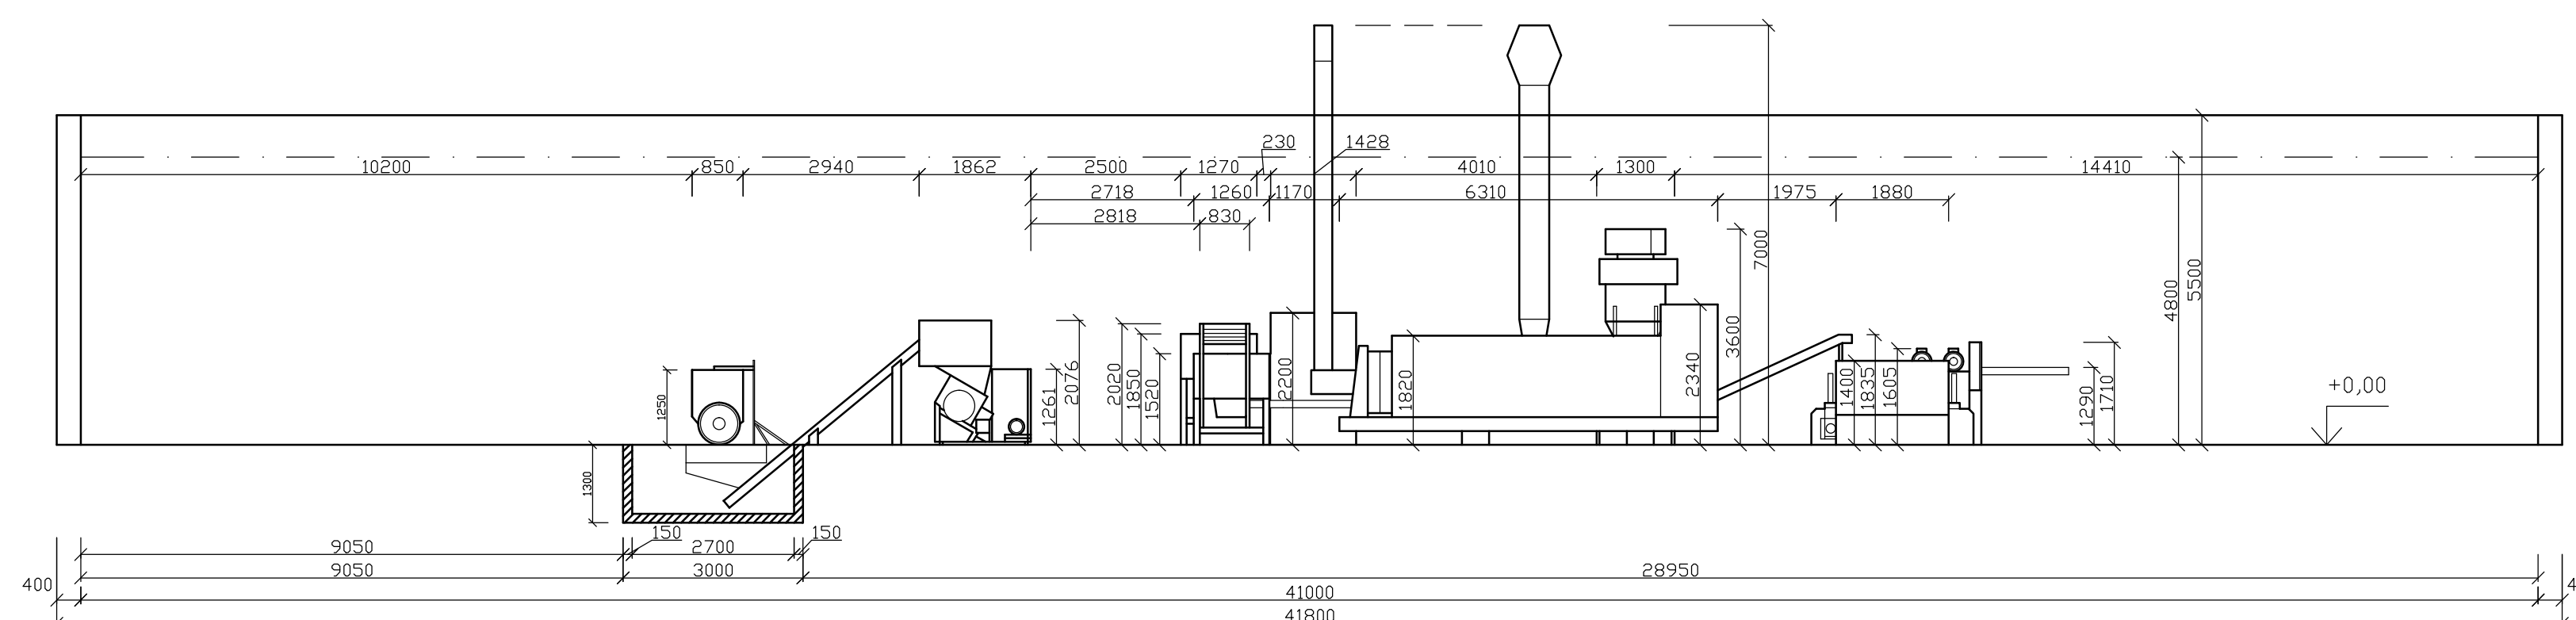

| | | | | |
|-------------------------------|--------------------------|--------------------------|------------------------|-----------|
| Zpracoval: Bc. Tomáš Kubek | Akteř: Pila Slavonice | Školní rok: 2014-2015 | Fakulta LDF Mendelu | |
| Předmět: Diplomová práce | | | Datum | 30.3.2015 |
| Objekt: Briketovací linka | | | Měřítko | 1:100 |
| Výkres: Řez A-A | | | Č. výkresu | 02 |
| | | | Počet listů | 4x4 |
| | | | Podpis | |