



Horní plavební kanál

PPO Roudnice nad Labem – Židy
 měřítko 1 : 500
 souřad. systém S-JTSK, výšk. systém Bpv
 AQUAFSD, v.o.s., prosinec 2010

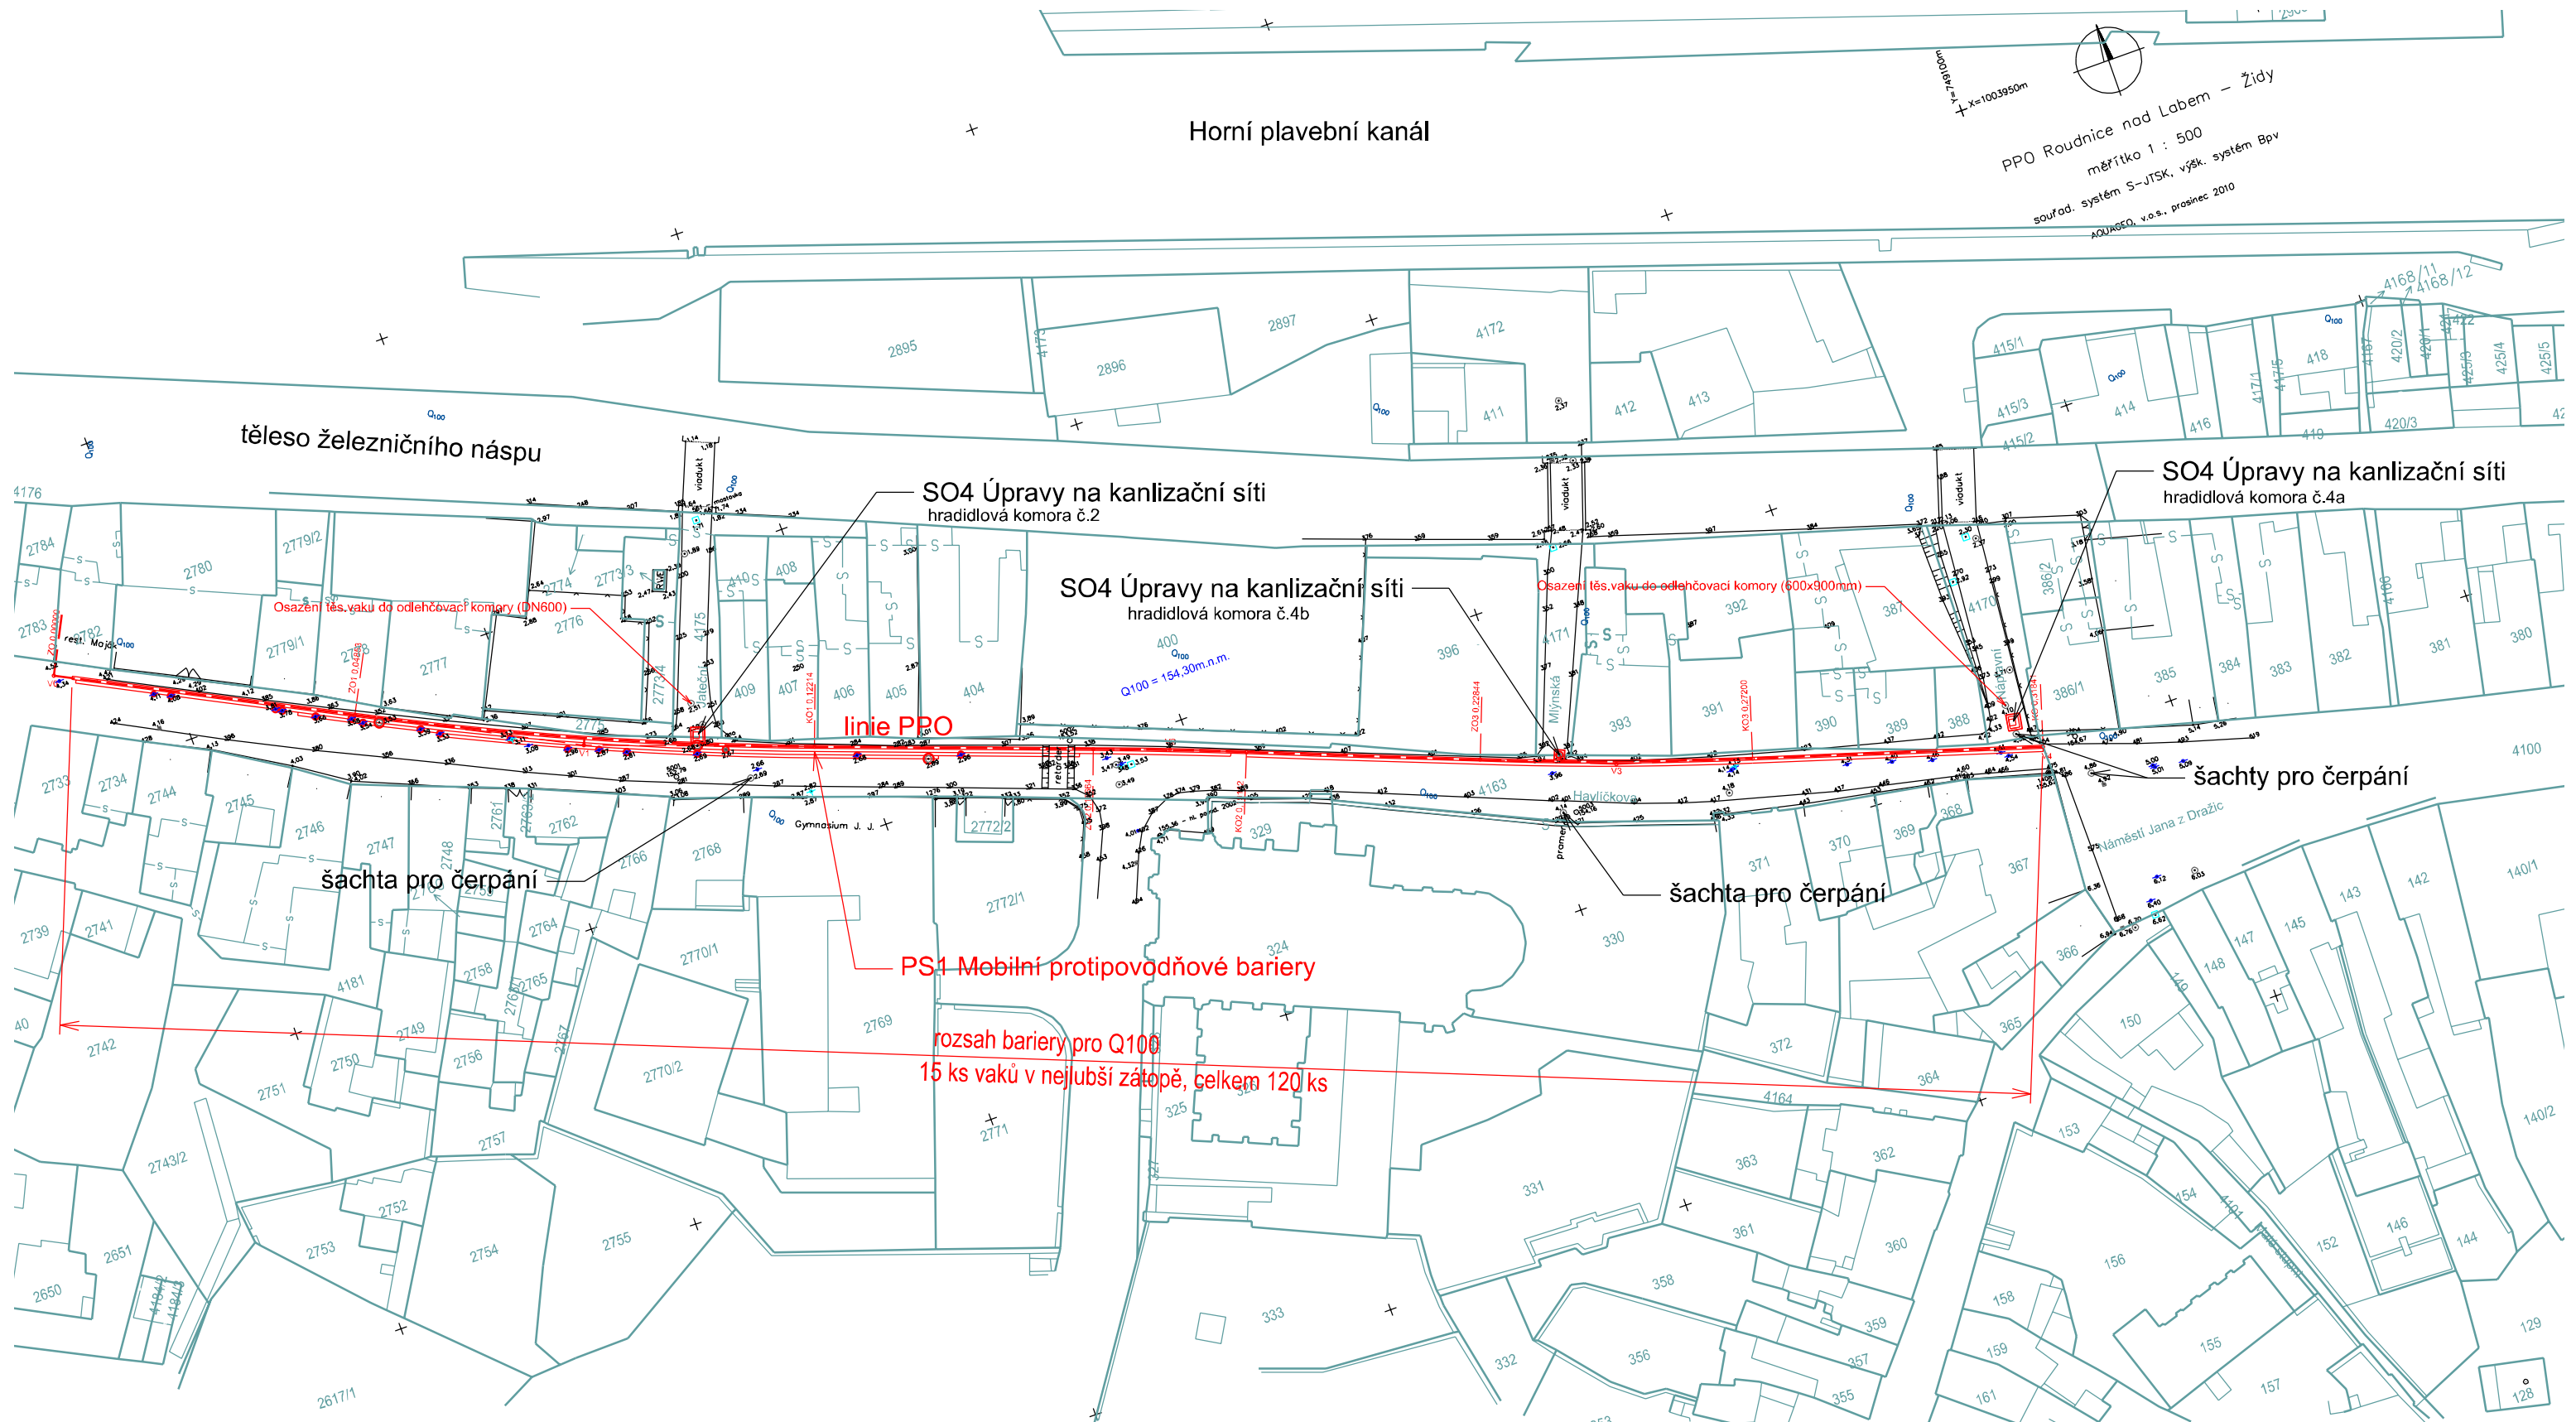

VYPRACOVAL: Ing. Mojmír Dadejčík	ZODPOVĚDNÝ PROJEKTANT: Ing. František Robek	HP: Ing. Robek	 projekční a inženýrská činnost Biskupský dvůr 2995/8, 110 00 Praha 1 IČ: 28945522, DIČ: C228945522
INVESTOR: Povodí Labe, s.p., Váta Nejedlého 95/1, 500 03 Hradec Králové			
MÍSTO: Roudnice nad Labem	FORMÁT: A3	DATUM: 12/2010	
AKCE: LABE, Roudnice nad Labem, protipovodňová ochrana	STUPEŇ: DSP	ZAKAZKOVÉ ČÍSLO: PPO.006.11.2010	
ČÍSLO AKCE: 259080008	MĚŘÍTKO: 1:1000	ČÍSLO VÝKRESU: F.7.3.2.	
NÁZEV VÝKRESU: PS1 - Situace lokality "Havičková ul." (k.ú. Roudnice n/L)	ARCHIVNÍ ČÍSLO VÝKRESU:	PARÉ:	