


STOUPAČKA VEDENA TĚSNĚ VEDLE RAS U 1.NP,
V ZÁVISLOSTI NA UMÍSTĚNÍ RAS!

SCHEMA ZAPOJENÍ

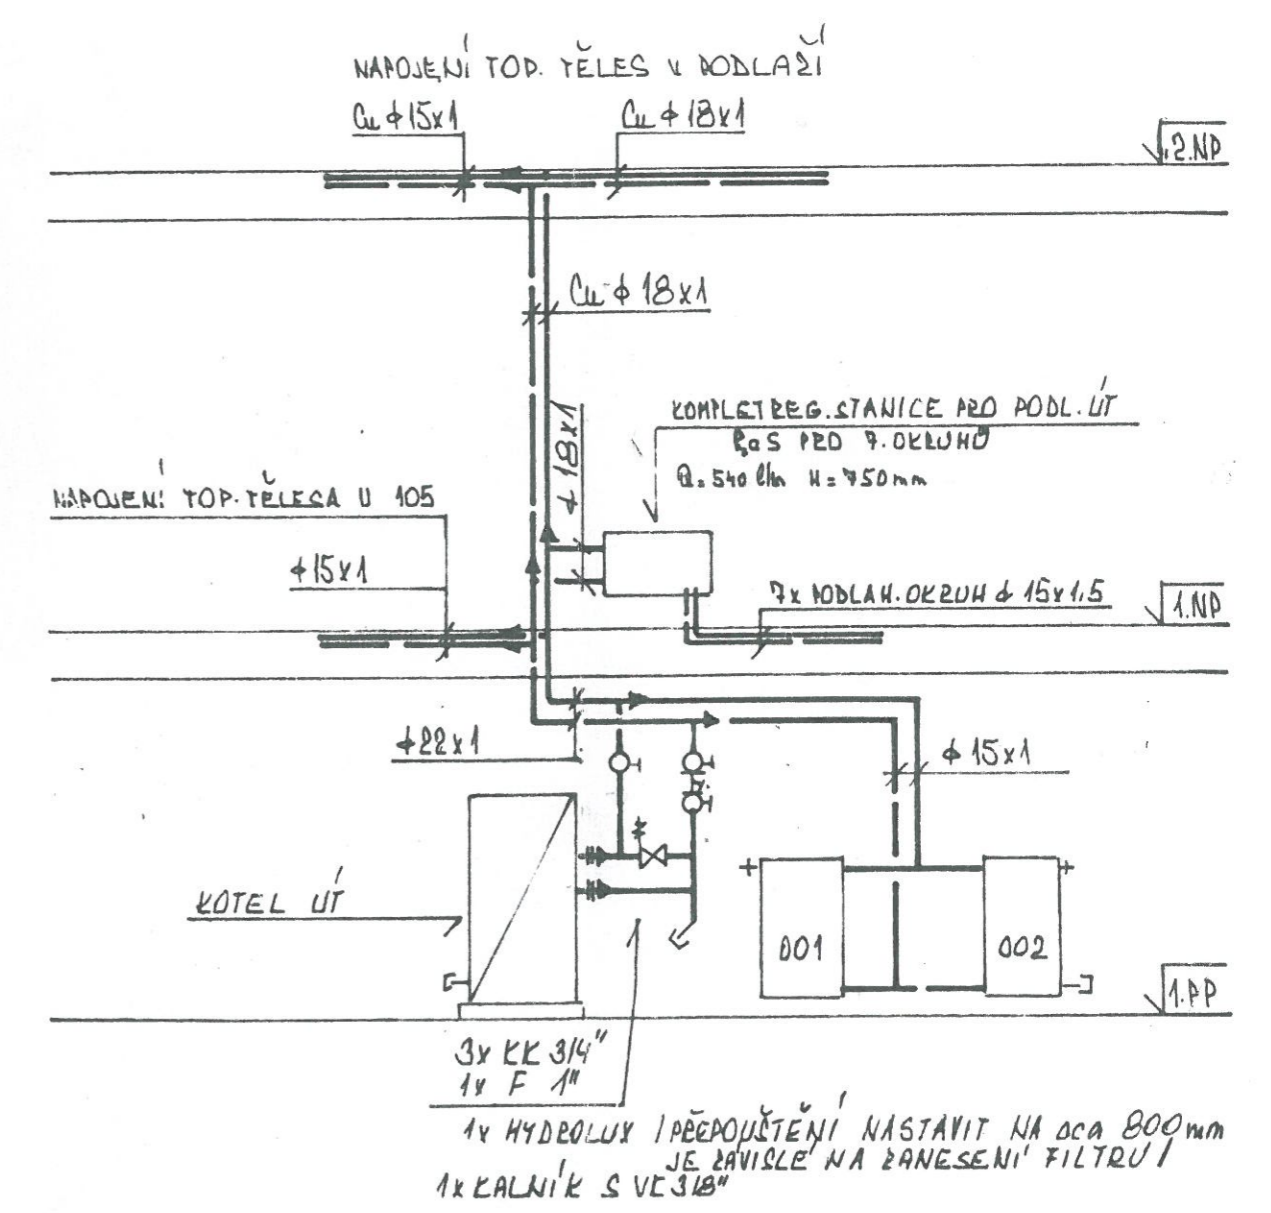

Část : Ústřední vytápění
T 1/3 - Situace 1. PP a schema zapojení kotle

Měřítko : 1:50

Dne : leden 2008

Vypracoval : J.Vrbka

Jaroslav VRBKA
Projektová činnost ve výstavbě
Revize a zkoušky plyn. zařízení
IČO: 469 45 512, tel: 547 244 122
Školní 12, Moravany 664 48