



Příloha č. 4 – řez vsakovacím prostorem č. 2

PŮDORYS

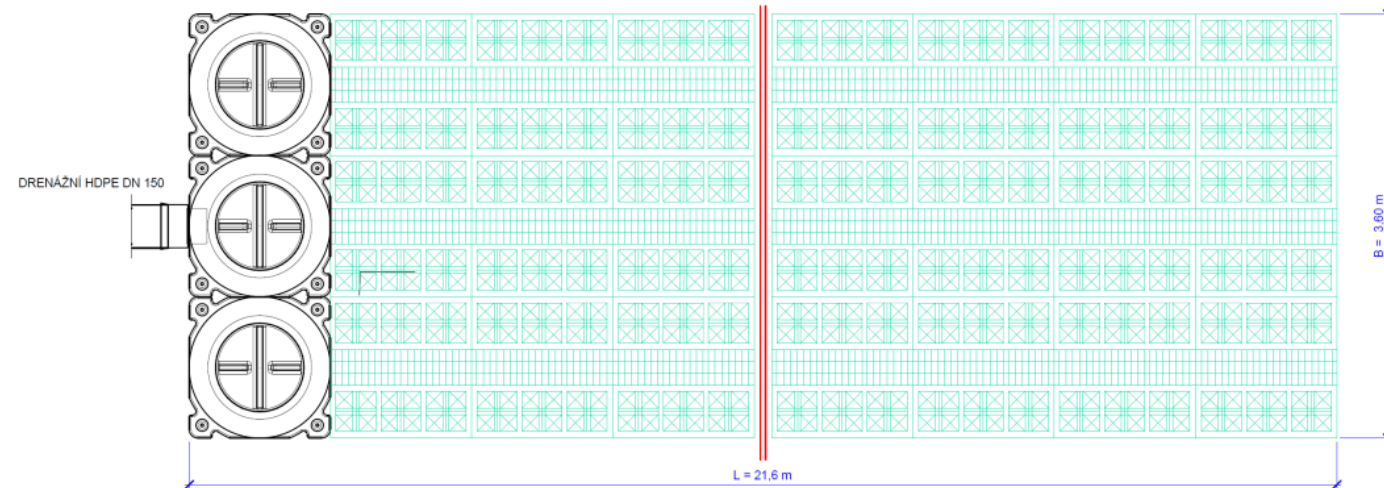

ŘEZ

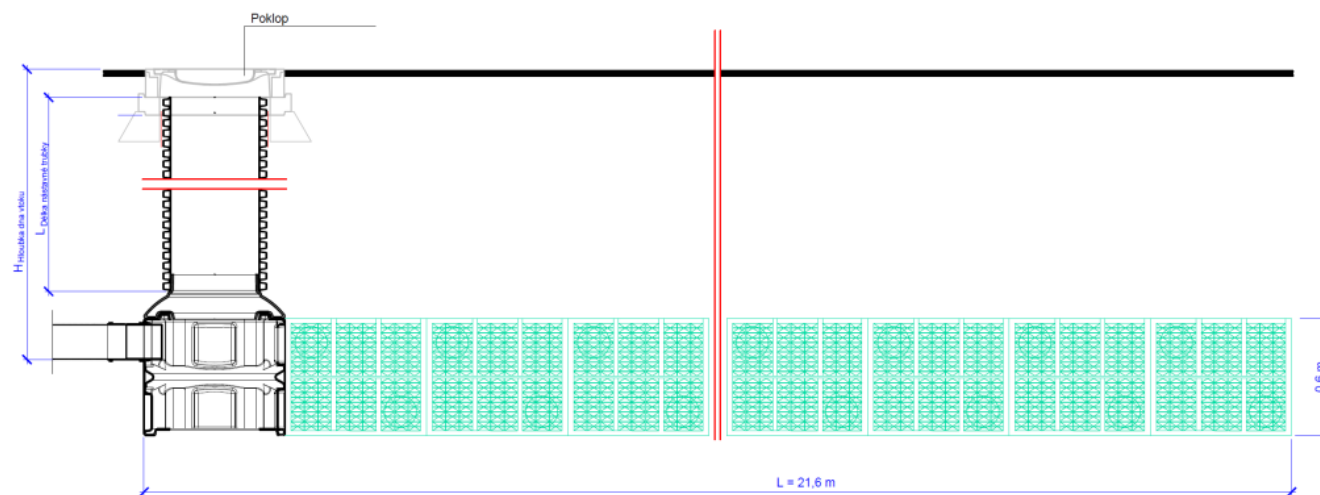

Investor			
TERESA BARAN, PŘÍČNÁ 333, 468 22 ŽELEZNÁ BROD OLENA BARANOVÁ, PRŮMYSLOVÁ 813, 468 22 ŽELEZNÝ BROD PAVEL FRUS, BŘEZNO 17, 294 06 BŘEZNO U MLADÉ BOLESLAVI ŠTĚPÁN LACINA, ŠKOLNÍ NÁMĚSTÍ 627/6, 391 02 SEZIMOVO ÚSTÍ MILOSLAV SURYNEK, JANA PALACHA 1039, 293 01 MLADÁ BOLESLAV			
Hlavní projektant:	Vypracoval:	Geodet:	Ing. Evžen Kozák
ing. E. Kozák	V. Bělčíková	D. Bláhová	projekce vodo hospodářských staveb Koryta 29, Loukov 294 11 tel: 326 789 357, 602 422 354 E-mail: evzen.kozak@seznam.cz
stavba:		číslo zakázky:	2013060
SOLEČEK - VÝSTAVBA 7 RD ZÁSOBOVÁNÍ PITNOU VODOU A LIKVIDACE SPLAŠKOVÝCH A DEŠŤOVÝCH VOD		stupeň PD:	DSP
objekt: DEŠŤOVÁ KANALIZACE		datum:	11/2013
obsah: ŘEZ VSAKOVACÍM PROSTOREM Č.2		měřítko: 1:25	formát: 3 x A4
název dig. souboru: 2013060-D.3.4 VSAKOVACÍ GALERIE.DWG		číslo přílohy: D.3.4	výtisk číslo: 16